


**řad 1**  
tabulka vyřevovacích bodů

bod	y	x
11	-590003950	-786272423
12	-590003950	-786272442
13	-590003950	-786272461
14	-590003950	-786272480
15	-590003950	-786272499
16	-590003950	-786272518
17	-590003950	-786272537
18	-590003950	-786272556
19	-590003950	-786272575
20	-590003950	-786272594
21	-590003950	-786272613
22	-590003950	-786272632
23	-590003950	-786272651
24	-590003950	-786272670
25	-590003950	-786272689
26	-590003950	-786272708
27	-590003950	-786272727
28	-590003950	-786272746
29	-590003950	-786272765
30	-590003950	-786272784
31	-590003950	-786272803
32	-590003950	-786272822
33	-590003950	-786272841
34	-590003950	-786272860
35	-590003950	-786272879
36	-590003950	-786272898
37	-590003950	-786272917
38	-590003950	-786272936
39	-590003950	-786272955
40	-590003950	-786272974
41	-590003950	-786272993
42	-590003950	-786273012
43	-590003950	-786273031
44	-590003950	-786273050
45	-590003950	-786273069
46	-590003950	-786273088
47	-590003950	-786273107

**řad 2**  
tabulka vyřevovacích bodů

bod	y	x
21	-590003950	-786273078
22	-590003950	-786273097
23	-590003950	-786273116
24	-590003950	-786273135
25	-590003950	-786273154
26	-590003950	-786273173
27	-590003950	-786273192
28	-590003950	-786273211
29	-590003950	-786273230
30	-590003950	-786273249
31	-590003950	-786273268
32	-590003950	-786273287
33	-590003950	-786273306
34	-590003950	-786273325
35	-590003950	-786273344
36	-590003950	-786273363
37	-590003950	-786273382
38	-590003950	-786273401
39	-590003950	-786273420
40	-590003950	-786273439
41	-590003950	-786273458
42	-590003950	-786273477
43	-590003950	-786273496
44	-590003950	-786273515
45	-590003950	-786273534
46	-590003950	-786273553
47	-590003950	-786273572

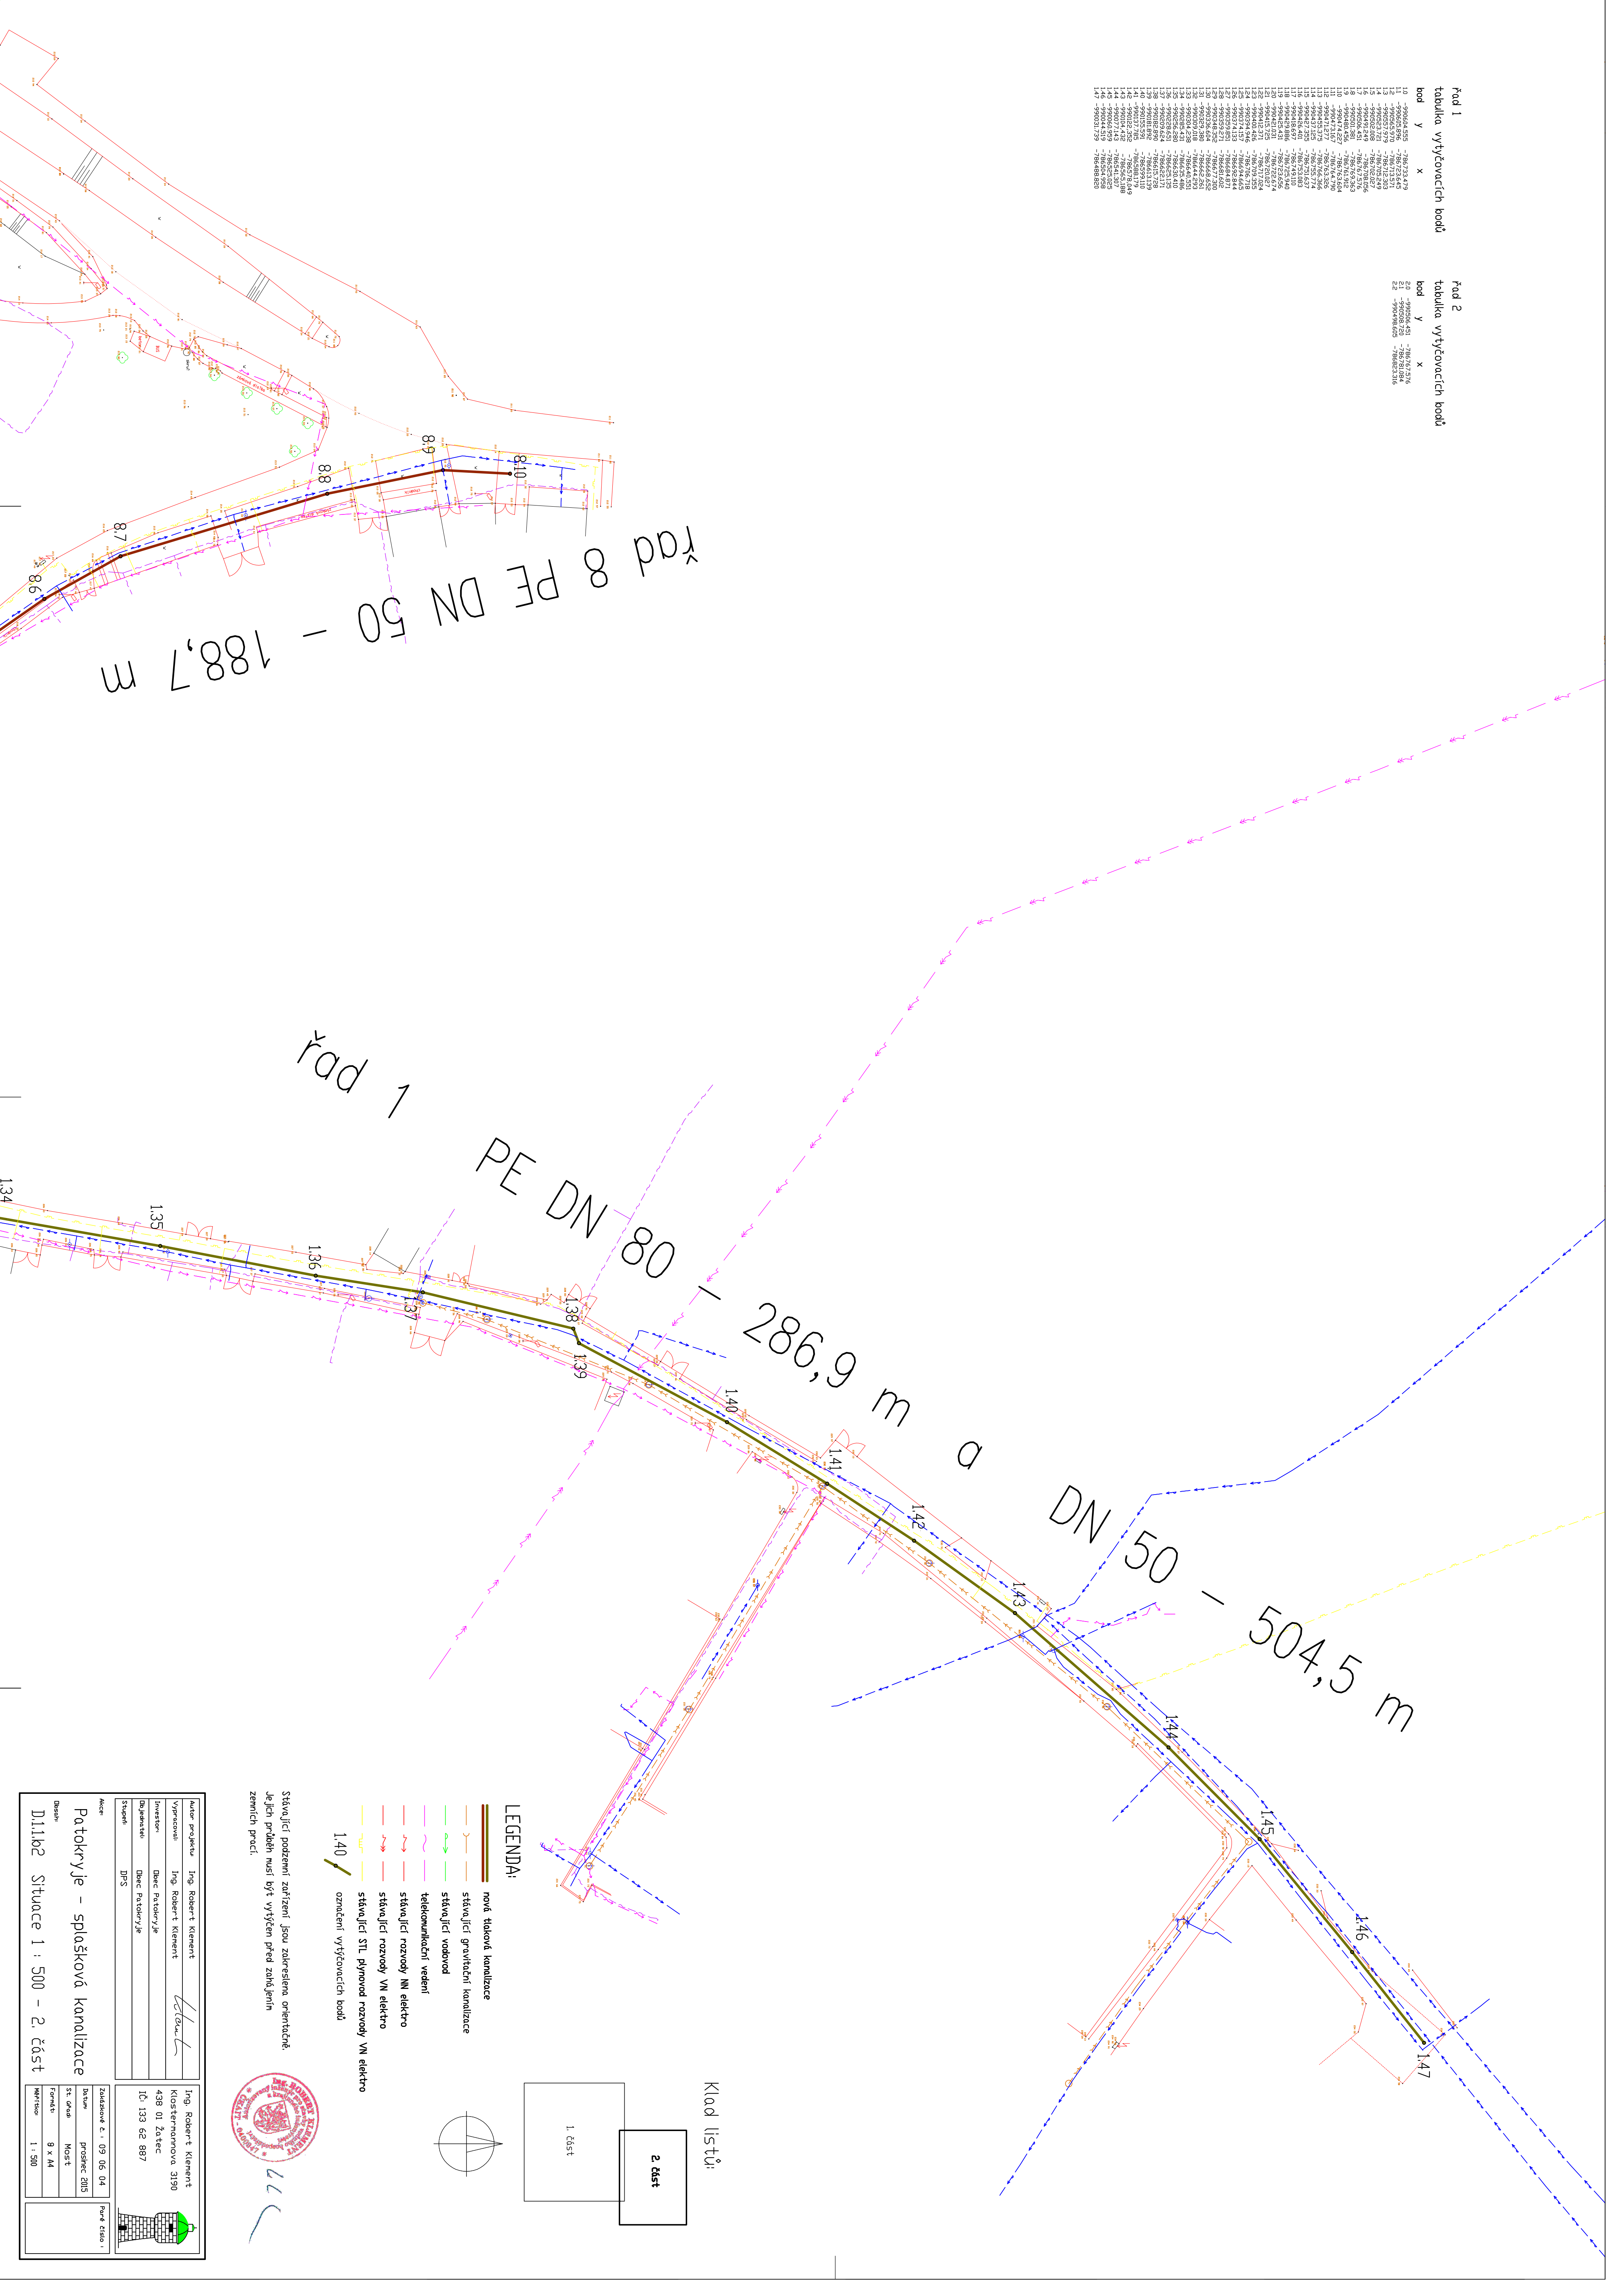


řad 8 PE DN 50 - 188,7 m

řad 1 PE DN 80 - 286,9 m a

DN 50 - 504,5 m

- LEGENDA:**
- nové tlakové kanalizace
  - stávající gravitační kanalizace
  - stávající vodovod
  - telekomunikační vedení
  - stávající rozvody NN elektro
  - stávající rozvody VN elektro
  - stávající STL plynovod rozvody VN elektro
  - 1,40 označení vyřevovacích bodů

Stávající podzemní zařízení jsou zakreslena orientačně. Je jejich prohlédnutí musí být vyřevován před zahájením zpevnění prací.

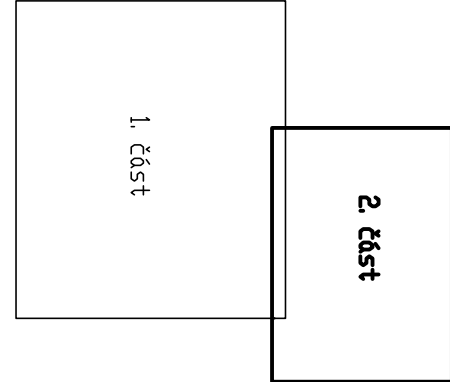

Autor projektu	Ing. Robert Klement	Ing. Robert Klement	
Vypracoval	Ing. Robert Klement		
Investor	Obec Patočkovyře	438 01 Zatec	
Objednatel	Obec Patočkovyře	10 133 62 887	
Stupeň	DPS		
Název		Zakázka č.: 09_06_04	Průřez čsu 1
Patočkovyře - splošková kanalizace		Datum: prosinec 2015	
Dílka: Situace 1 : 500 - 2. část		St. etapa: MOST	
		Formát: 9 x H4	
		Měřítko: 1 : 500	