



Vzdušníková šachta

Svislý řez:

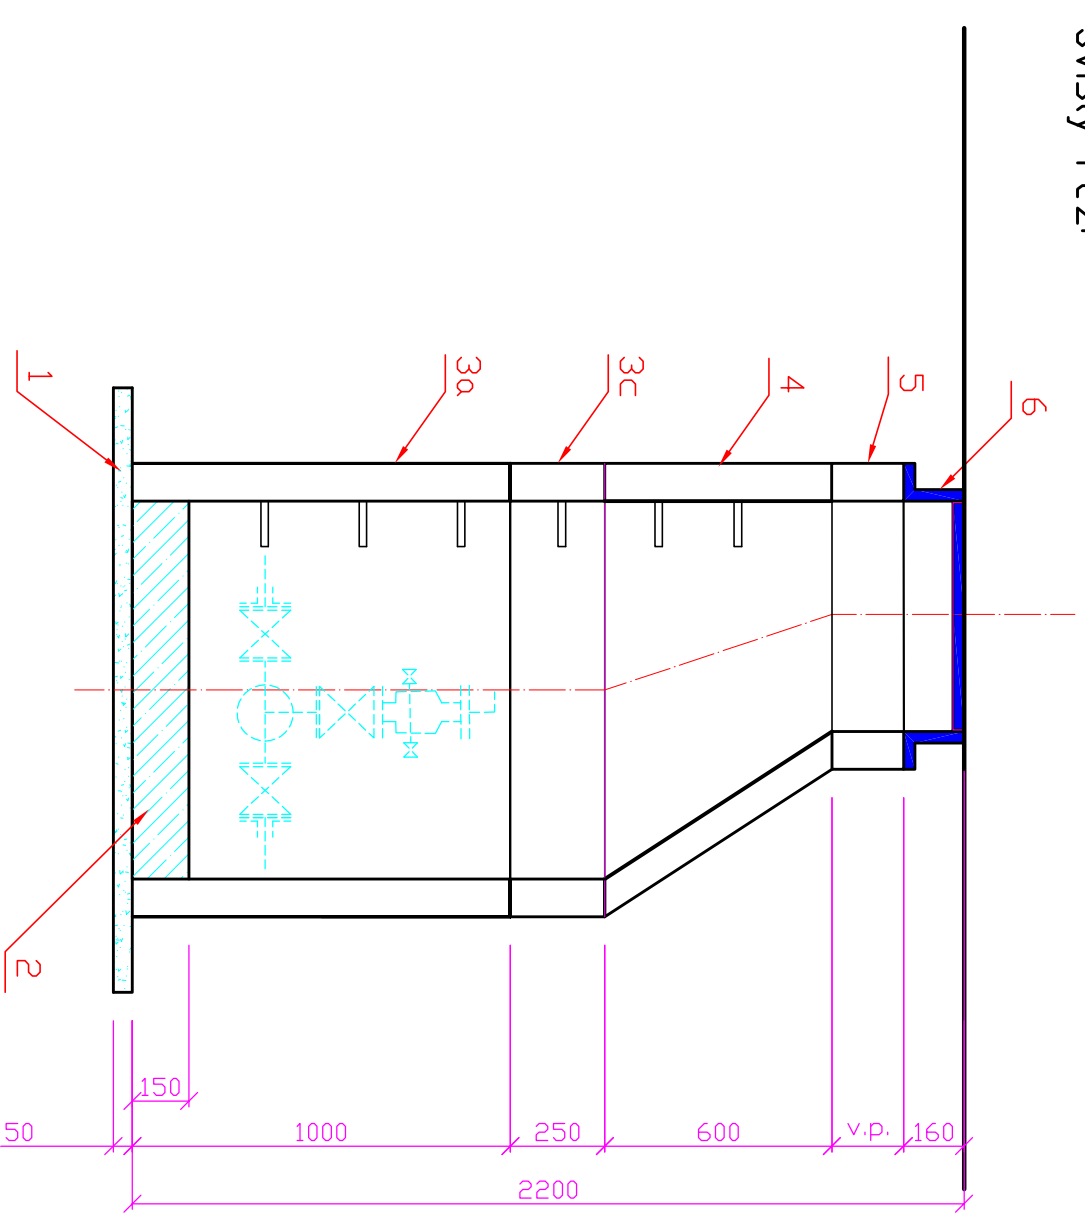

Půdorys:

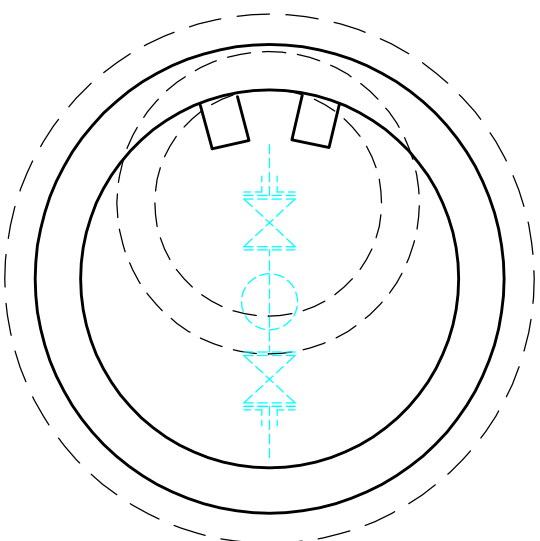

LEGENDA:


- 1 lože ze štěrkopísku
- 2 dno z betonu B 30/35
- 3a šachtový prefabrikát 1000 x 1000
- 3b šachtový prefabrikát 1000 x 500
- 3c šachtový prefabrikát 1000 x 250
- 4 konus 1000 / 600 x 600
- 5 vyrovnávací prstence (dle potřeby)
- 6 poklop zatěžovací třídy D



lll

| | | |
|-----------------|---------------------|---------------------|
| Autor projektu: | Ing. Robert Klement | Ing. Robert Klement |
| Vypracoval: | Ing. Robert Klement | <i>Klement</i> |
| Investor: | Dělec Patokryje | |
| Dobjednatel: | Dělec Patokryje | |
| Stupeň: | DPS | |

| |
|----------------------|
| Ing. Robert Klement |
| Prokopa Velikého 570 |
| 438 01 Žatec |
| IČ: 133 62 887 |

 

Akce:

Patokryje – splašková kanalizace

Dobah:

D.1.1.b7 Vzdušníková šachta

Zakázkové č. : 09_06_04

Poré číslo :

Datum: prosinec 2015

St. úřad: MOST

Formát: 2 x A4

Měřítko: 1 : 20

