


obecní dům

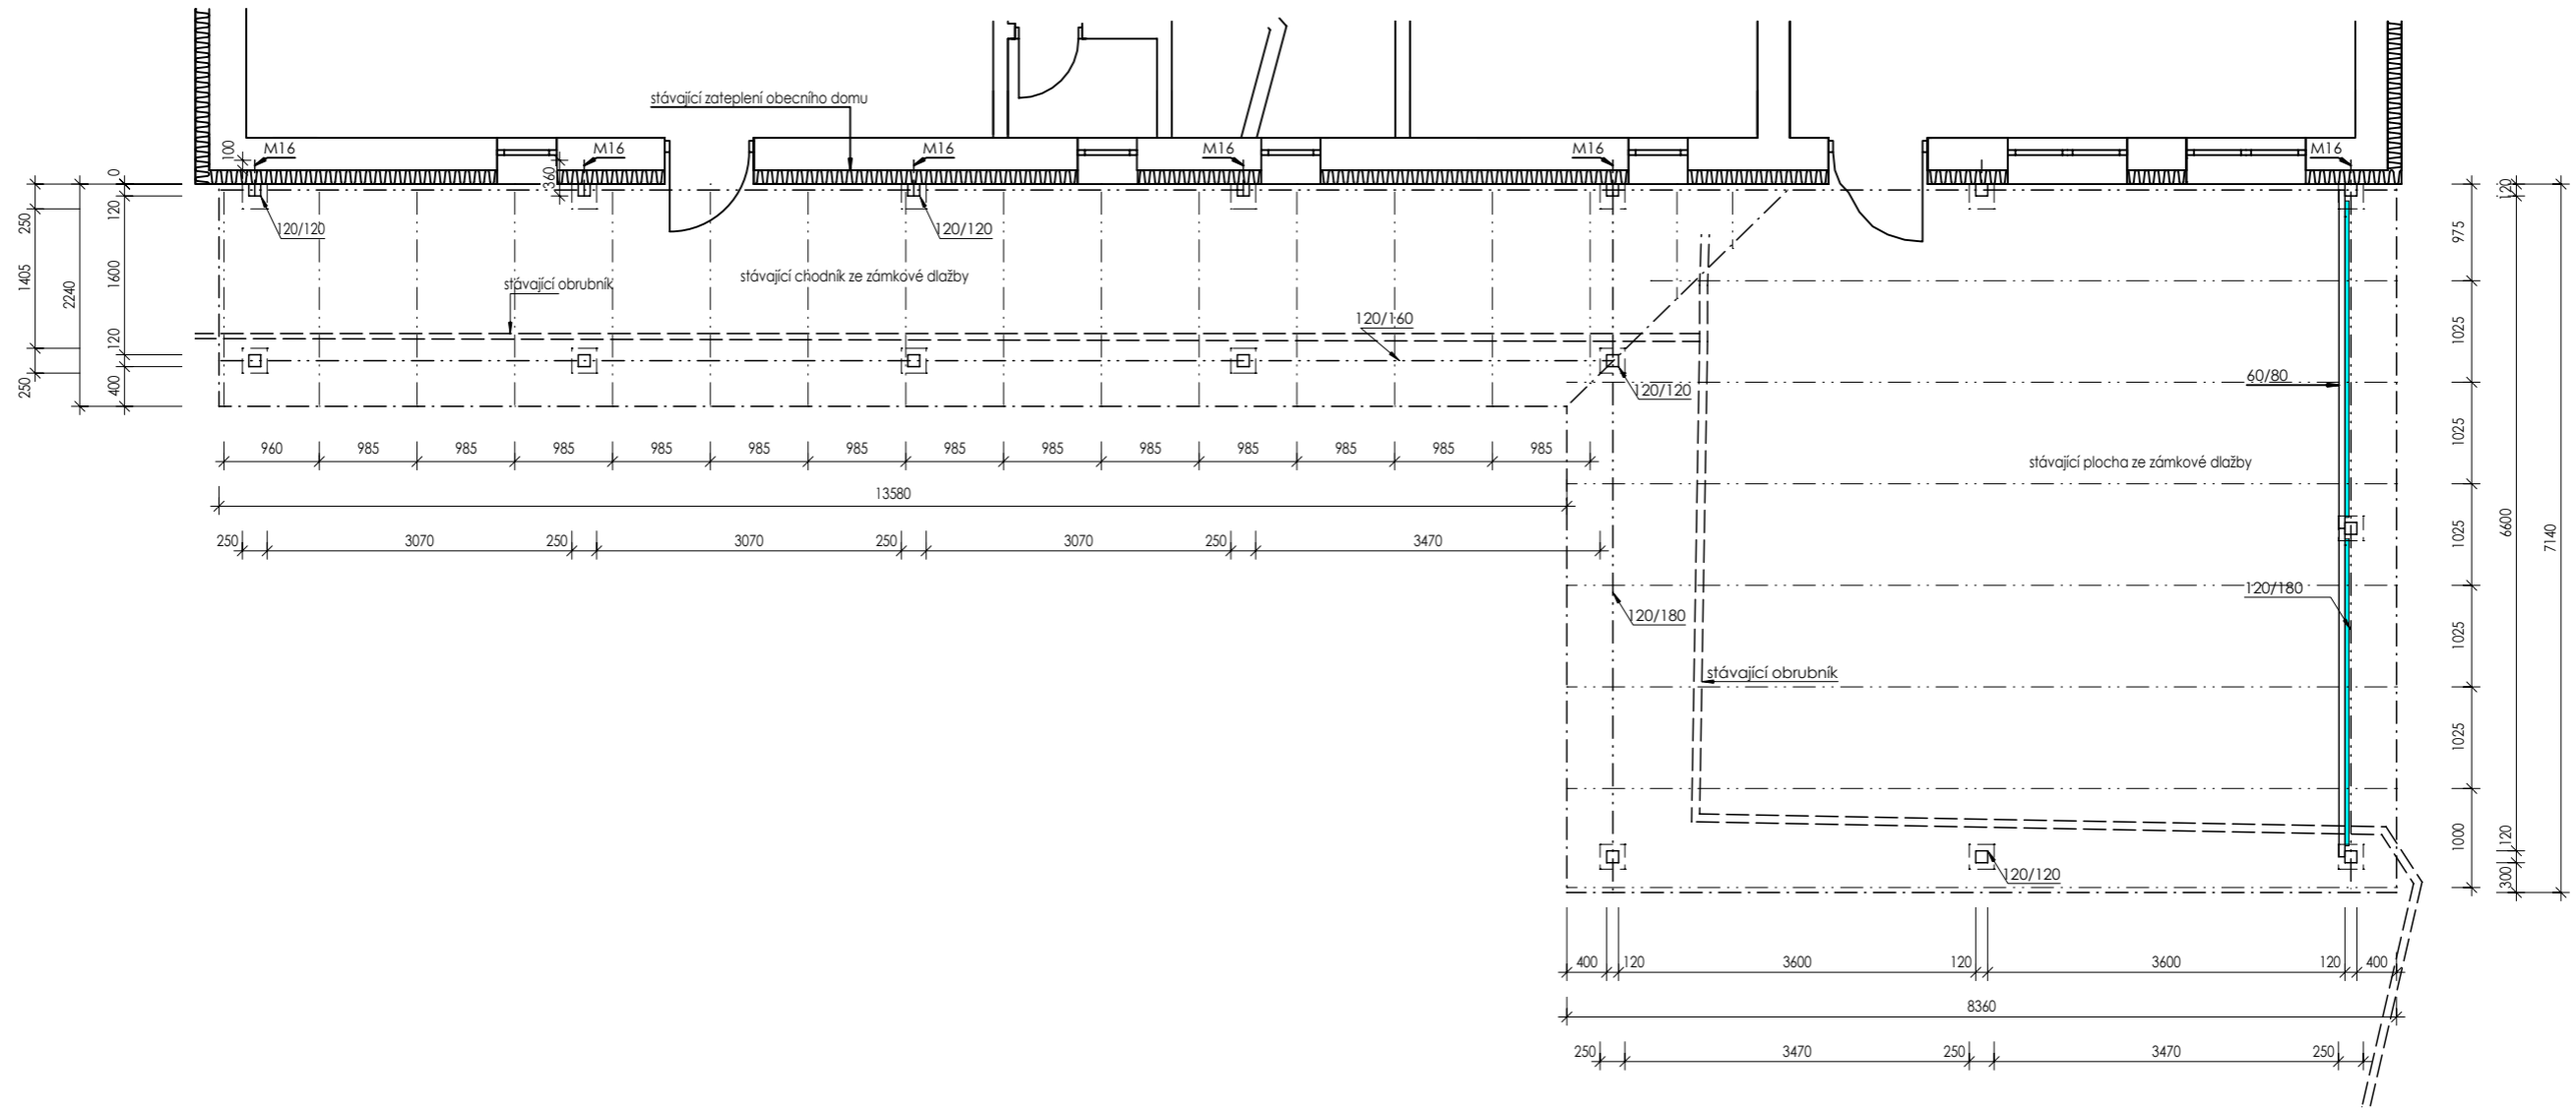

 REAL-INVESTA spol. s r. o. M. ALŠE 2101/7 43401 MOST tel. : 777 292 268 e-mail: j.svitavsky@real-investa.cz IČO: 48288802	ZKRESLIL : Jaroslava Holečková Ing. Jan Svitavský	
	ZODPOVĚDNÝ PROJEKTANT: Ing. Jan Svitavský	
NÁZEV ZAKÁZKY : PERGOLA NA ST.P.Č. 4 - PATOKRYJE	STUPEŇ : DSP	PARÉ :
STAVEBNÍK : Obec Patokryje, Patokryje č.p. 35, 434 01 Most	Č. ZAKÁZKY : 11.2018	
PŮDORYS	DATUM 1. VYDÁNÍ 06.2018	MĚŘÍTKO : 1:75
	Č. VÝKRESU : D1.1.1	ZMĚNA :